
 
 


 

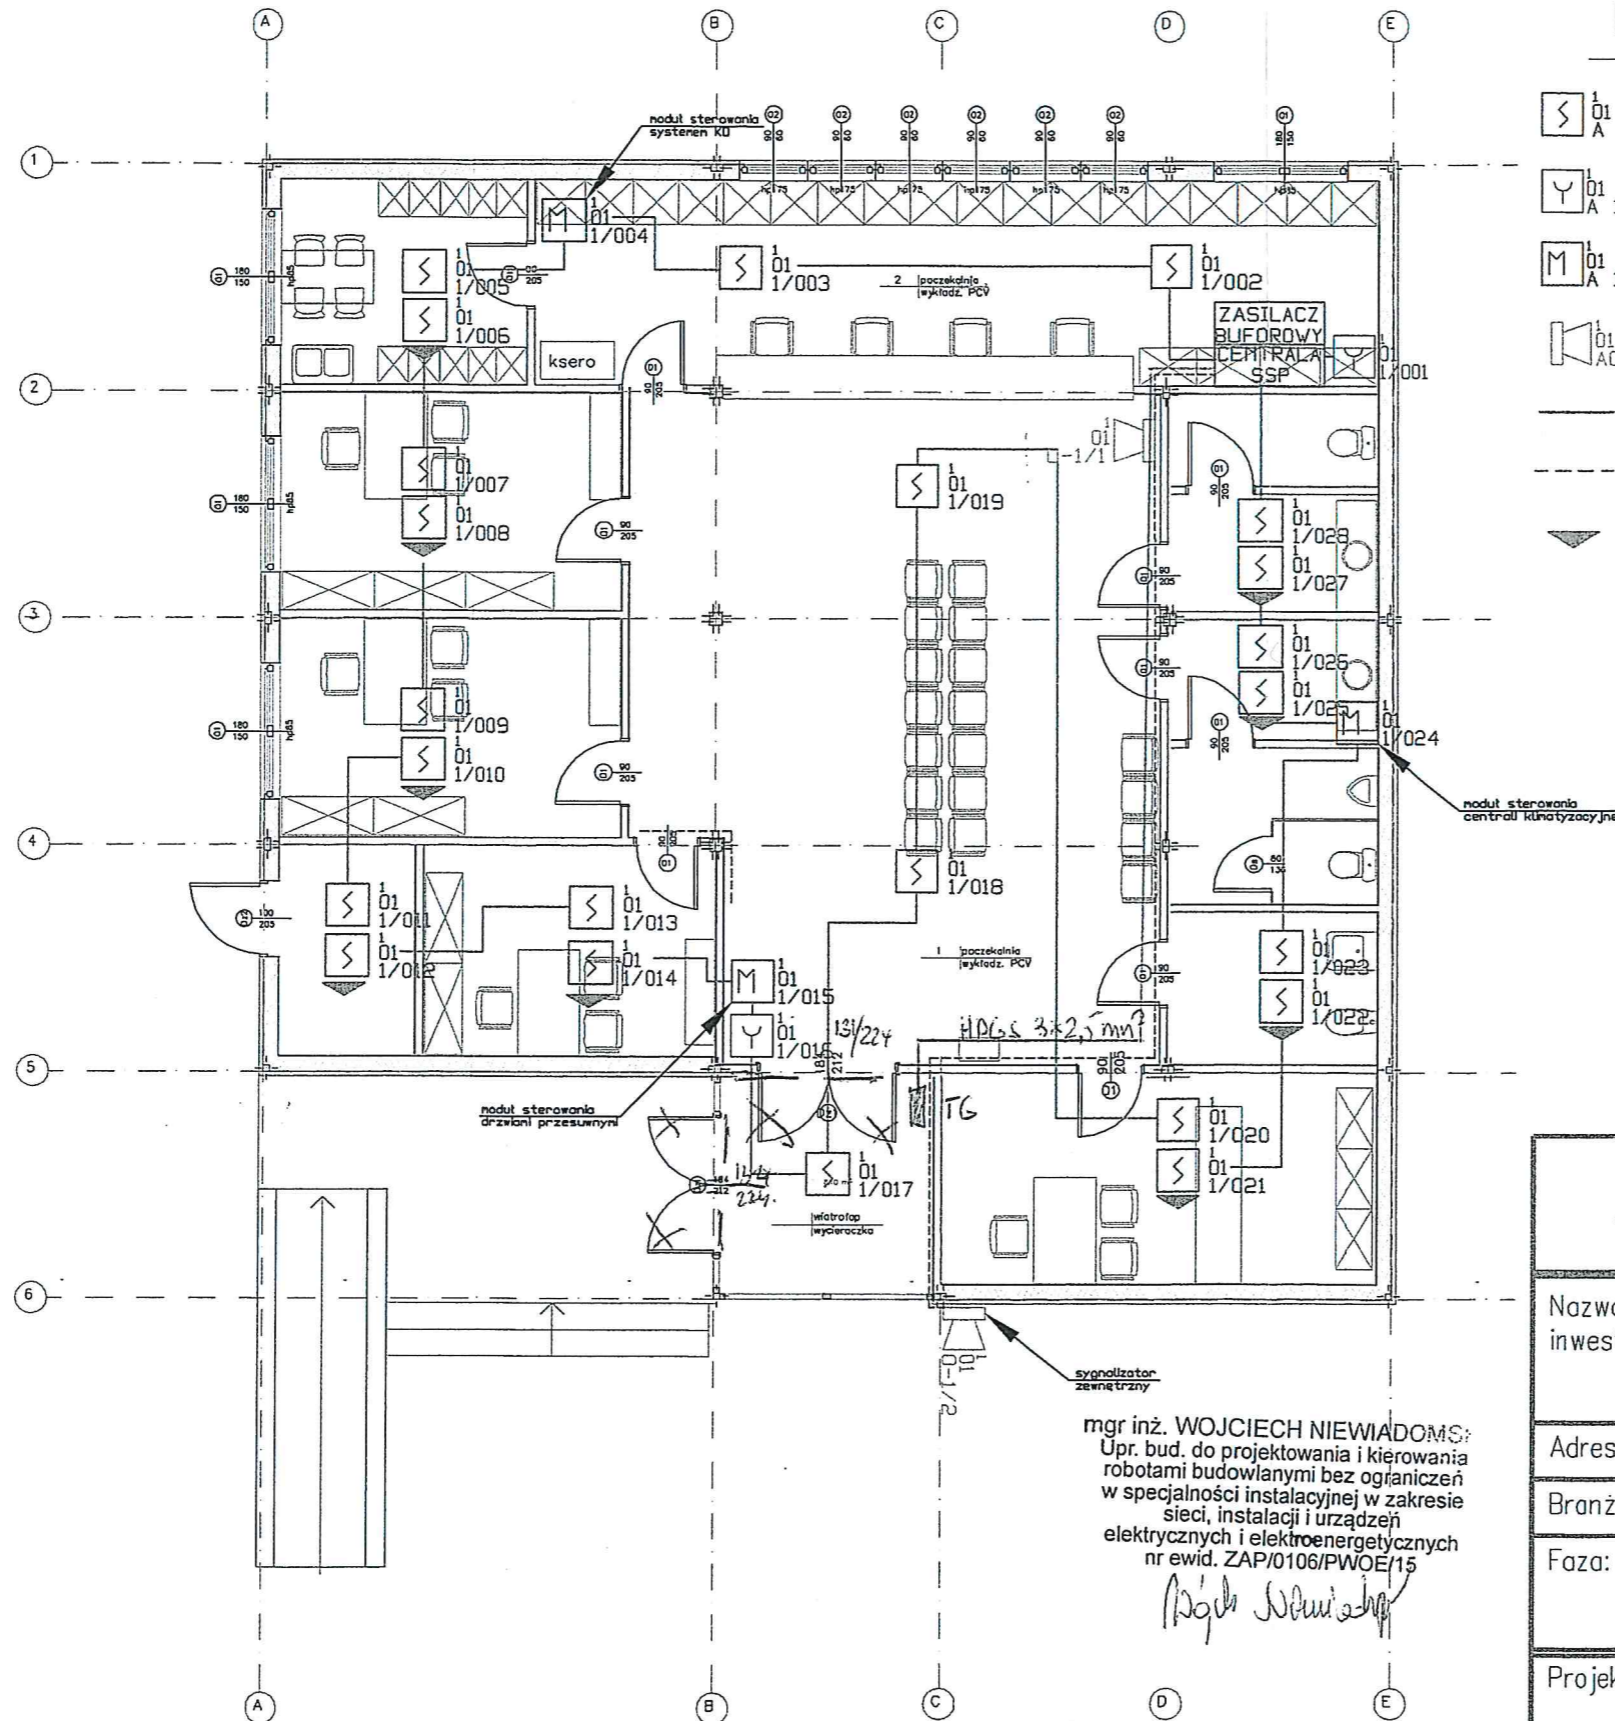


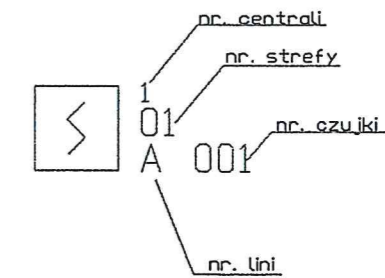
LIK-BUD  
DOKUMENTACJA  
POWYKONAWCZA

LEGENDA SAP:

-  1 01 A 001 Czujka optyczna Dual Ray TYPU FAP-DO 420 LUB RÓWNOWAŻNA
-  1 01 A 150 RĘCZNY OSTRZEGACZ POŻAROWY TYPU FMC210-DM-G-R ROP LUB RÓWNOWAŻNY
-  1 01 A 150 MODUŁ STERUJĄCY WEJŚĆ/WYJŚĆ TYPU RML0008A LUB RÓWNOWAŻNY
-  1 01 A 01 SYGNALIZATOR AKUSTYCZNO-OPTYCZNY TYPU FNM-420U-A-BSRD LUB RÓWNOWAŻNY
-  PRZEWÓD TYPU YnTKSYekw 1x2x0,8mm
-  PRZEWÓD TYPU NKGs 2x1,5mm FE180/PH90
-  WSKAŹNIK ZADZIAŁANIA CZUJKI TYPU FAAP-420-RI LUB RÓWNOWAŻNY



WYKONANO ZGODNIE Z PROJEKTEM  
I NANIESIONYMI ZMIANAMI



Police dnia 23.12.2015

mgr inż. WOJCIECH NIEWIADOMSKI  
Upr. bud. do projektowania i kierowania  
robotami budowlanymi bez ograniczeń  
w specjalności instalacyjnej w zakresie  
sieci, instalacji i urządzeń  
elektrycznych i elektroenergetycznych  
nr ewid. ZAP/0106/PWOE/15  
*Wojciech Niewiadomski*

ARCHITEKTON – Dorota Bułka 70-883 Szczecin, ul. Zawrotna 6 tel./fax: 91-46 90 751, kom. 603 443 401 e-mail: dorotabulka@wp.pl		RYS. NR <b>SSP4</b>
Nazwa inwestycji:	Rejestracja pacjentów Przychodni SP ZOZ MSW	
Adres:	ul. Jagiellońska 44 Szczecin dz. nr 3 obręb 2148	
Branża:	Elektryka	DATA: 11. 2015
Faza:	Projekt wykonawczy	
Projektował:	mgr inż. Piotr Markowski upr. nr ZAP/0218/P00E/11	<i>P. Markowski</i>
Tytuł rysunku:	RZUT PARTERU – INST. SSP	SKALA: 1:100